



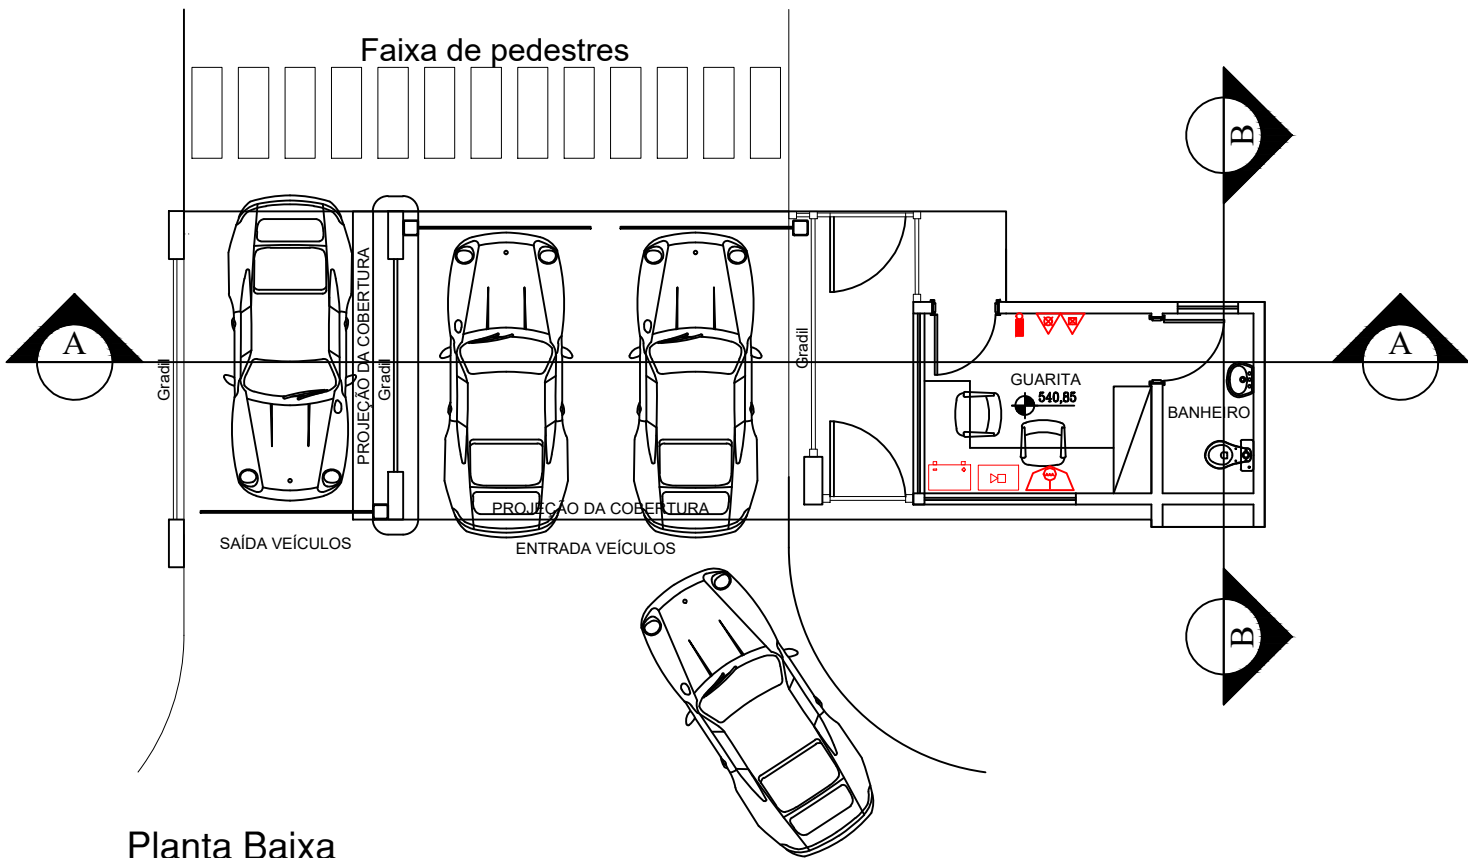


Planta Baixa
(Guarita)
Escala - 1/100

CONFORME IT 19/19 A CENTRAL DE ALARME DEVE FICAR EM LOCAL DE VIGILÂNCIA PERMANENTE E AUTONOMIA MÍNIMA DE 24 HORAS EM REGIME DE SUPERVISÃO E 15 MINUTOS EM REGIME DE ALARME.

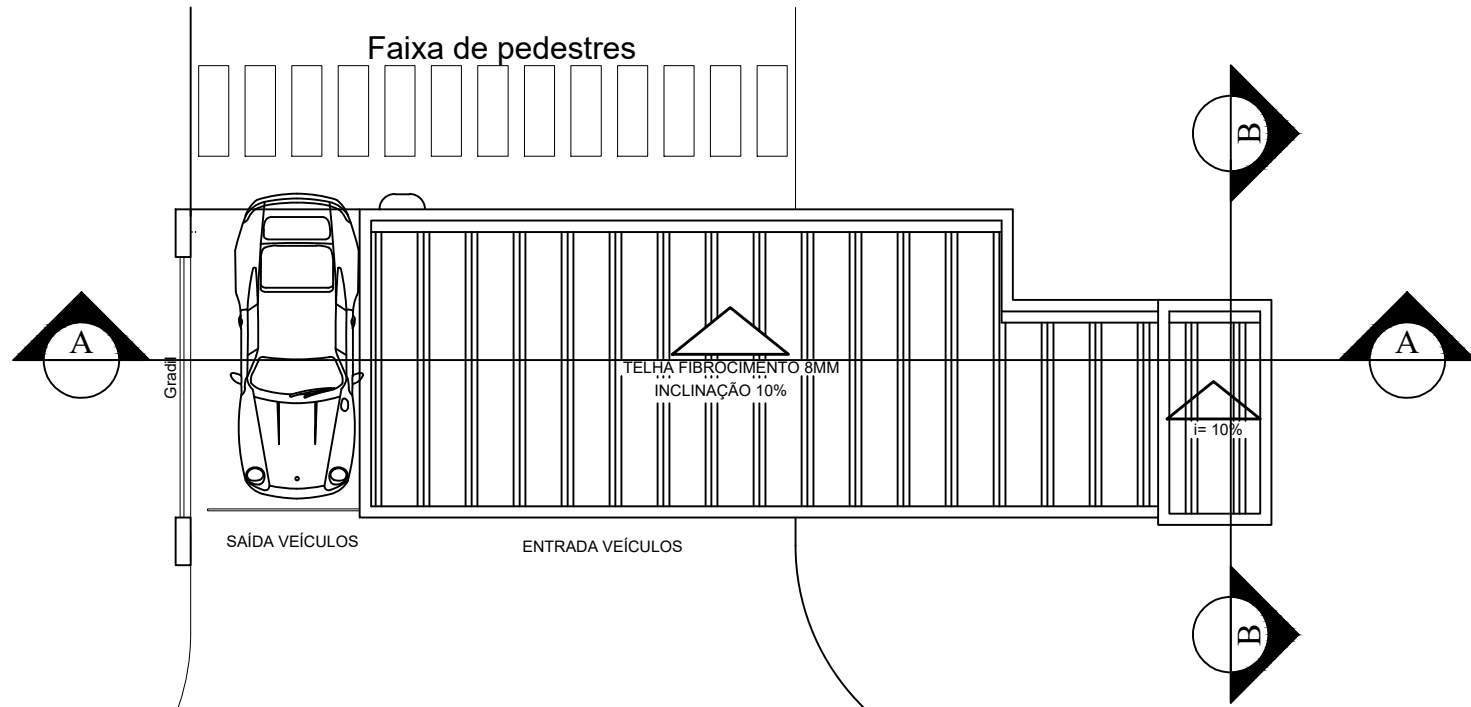


Planta Cobertura
(Guarita)
Escala - 1/100

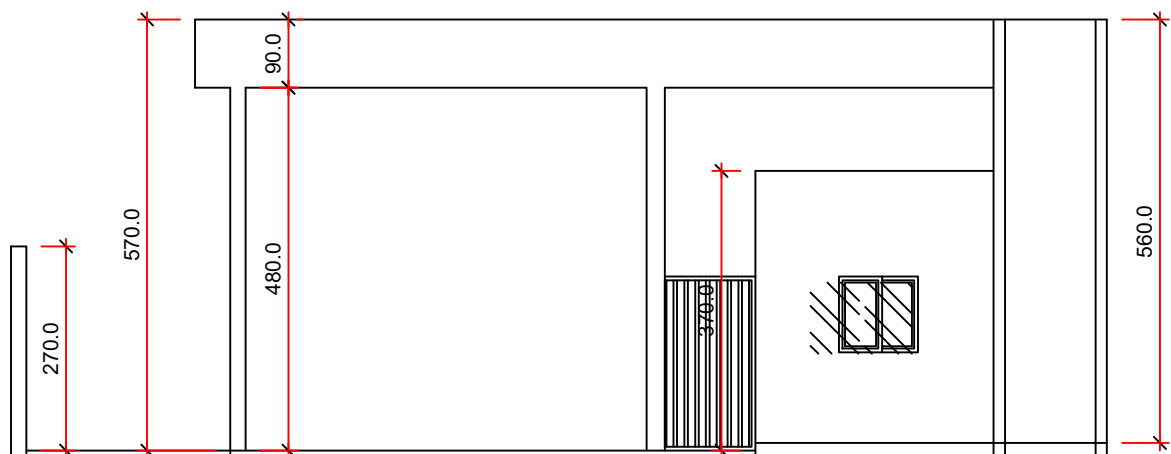


Fachada-Guarita
Escala - 1/100

O PORTÃO DE ACESSO TERÁ LARGURA MÍNIMA DE 4,00M E ALTURA MÍNIMA DE 4,50M

DEVERÁ EXISTIR UMA PLACA DE DESOBSTRUÇÃO DA VIA DE ACESSO PARA EMERGÊNCIA.

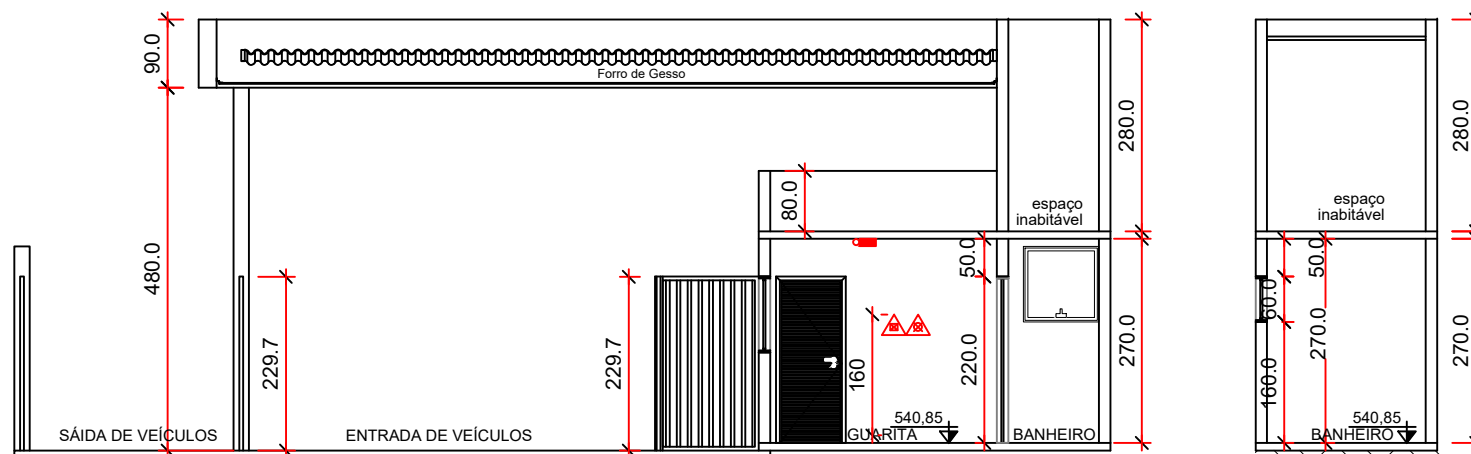


Corte AA-Guarita
Escala - 1/100

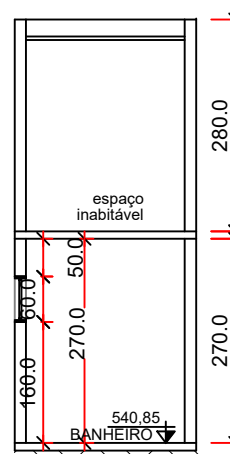


Corte BB
escala 1/100

LEGENDA


PORTATILS	EXTINTOR DE ÁGUA PRESSURIZADA - 10L - Capacidade Extintora 2-A
EXTINTORES SOBRE-RODAS	EXTINTOR DE PQS BC - 4kg - Capacidade Extintoras 20-B-C
	EXTINTOR DE PQS ABC - 4Kg - Capacidade Extintoras 2-A-10-B-C
SISTEMA DE ILUMINAÇÃO DE EMERGÊNCIA	PONTO DE ILUMINAÇÃO DE EMERGÊNCIA TIPO BALIZAMENTO
	PONTO DE ILUMINAÇÃO DE EMERGÊNCIA
ROTA DE FUGA (DESEMPANAMENTO)	DIREÇÃO DO FLUXO DA ROTA DE FUGA
	SAÍDA FINAL DA ROTA DE FUGA
	ENTRADA DA GUARNIÇÃO DO CORPO DE BOMBEIROS
PORTAS E PROTETORES	PORTA CORTA FOGO
	BARRA ANTIPÂNICO
DETECTORES PONTUAIS	DETECTOR DE FUMAÇA PONTUAL
SISTEMA DE DETECÇÃO E ALARME	AVISADOR SONORO TIPO SIRENE
	CENTRAL DE DETECÇÃO DE ALARME
	ACIONADOR MANUAL DO SISTEMA DE DETECÇÃO E ALARME (BOTOEIRA)
	BATERIAS DO SISTEMA DE DETECÇÃO E ALARME
OUTROS	PARA RAIOS
	CENTRAL PREDIAL DE GLP
	QUADRO DE DISTRIBUIÇÃO DE LUZ
	REGISTRO DE RECALQUE TIPO COLUNA
	ACESSO A VIATURA DO CORPO DE BOMBEIRO
	HIDRANTE SIMPLES DE PAREDE
	ACIONADOR DA BOMBA DE INCÊNDIO (BOTOEIRA TIPO LIGA - DESLIGA)
	INTERFONE

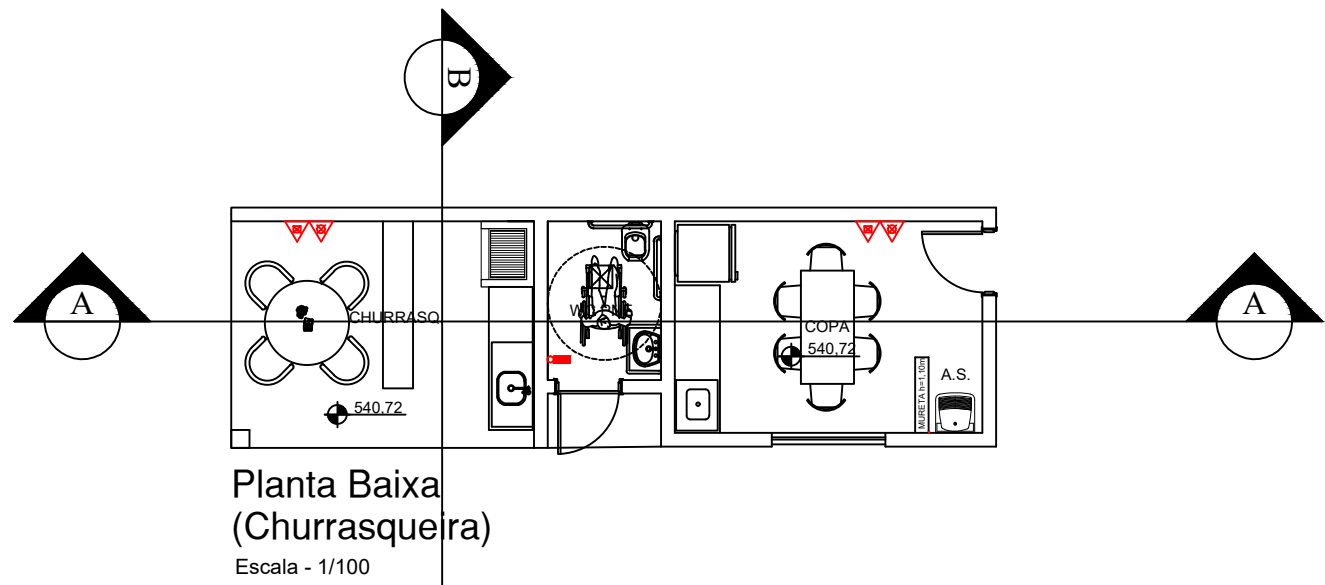


Planta Baixa
(Churrasqueira)
Escala - 1/100

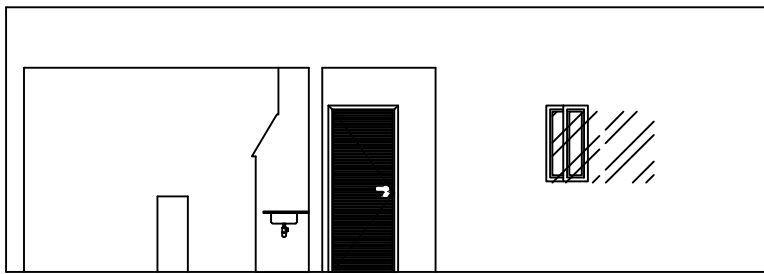


Fachada-Churrasq.
Escala - 1/100

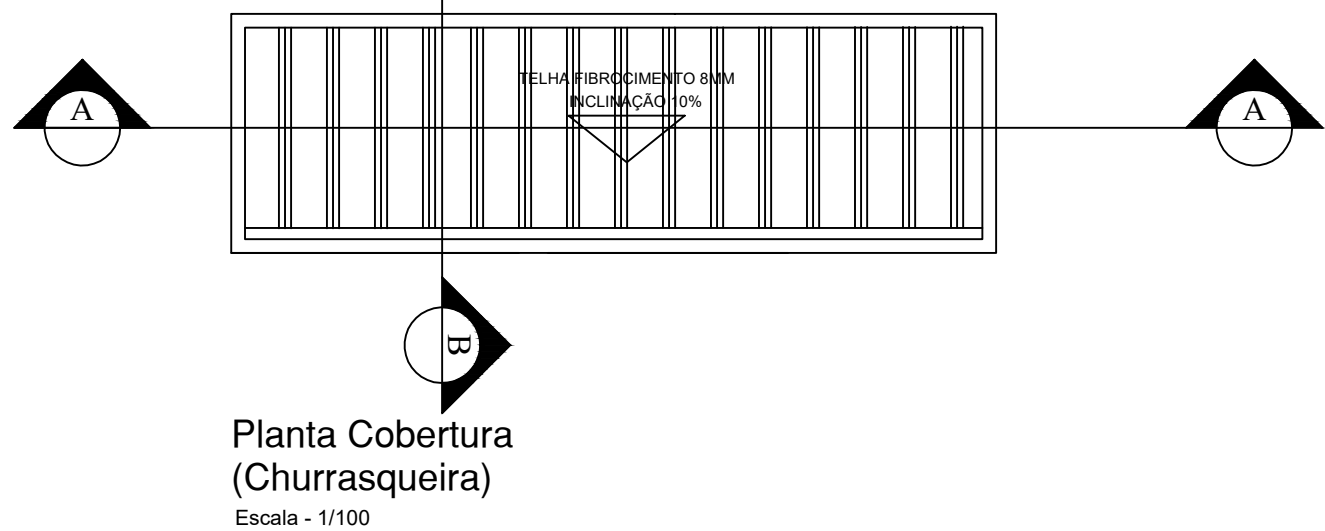

Planta Cobertura
(Churrasqueira)
Escala - 1/100

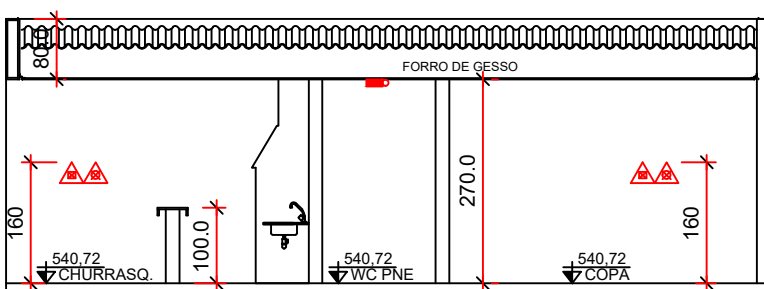

Corte AA-Churrasq.
Escala - 1/100

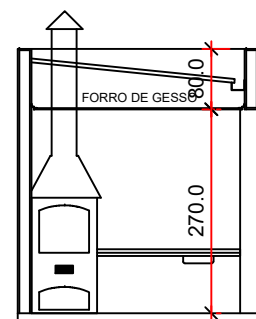

Corte BB-Churrasq.
Escala - 1/100

PROPRIETÁRIO		RESP. TÉCNICO			
06	Ajuste das plantas das áreas comuns	08/12/22	Luis Gustavo Silva	Luiza Siqueira	Arthur M. Ghislandi
05	Ajuste da arquitetura de acordo com a R24	21/11/22	Luis Gustavo Silva	Leticia Pankevitz	Arthur M. Ghislandi
04	Ajuste do quadro de áreas	11/03/22	Luis Gustavo Silva	Luan Beluco	Arthur M. Ghislandi
03	Ajuste da arquitetura	03/03/22	Luis Gustavo Silva	Luan Beluco	Arthur M. Ghislandi
02	Ajuste da arquitetura das áreas comuns	03/03/22	Luis Gustavo Silva	Luan Beluco	Arthur M. Ghislandi
01	Alterações solicitadas pela Rio Branco	02/07/21	Luis Gustavo Silva	André L. Bianchi	Arthur M. Ghislandi
00	Emissão inicial	09/06/21	Luis Gustavo Silva	André L. Bianchi	Arthur M. Ghislandi
REV.	MODIFICAÇÃO	DATA	PROJETISTA	DESENHISTA	COORDENADOR
PROJETO TÉCNICO DE SEGURANÇA CONTRA INCÊNDIO					09/10
PLANTAS - ÁREAS COMUNS					
ESCALA INDICADA					
OCUPAÇÃO: CONDOMÍNIO RESIDENCIAL					
LOCAL: RUA LEONEL MAESTRELLO, 54					
BAIRRO: JARDIM DAS CONSTELAÇÕES					
CIDADE/ESTADO: SALTO - SP					
PROPRIETÁRIO: CONSTRUTORA RIO BRANCO LTDA.					
RESP. TÉCNICO: ENGº LUIS GUSTAVO SOARES SILVA					
CREA: 5069750211					

